


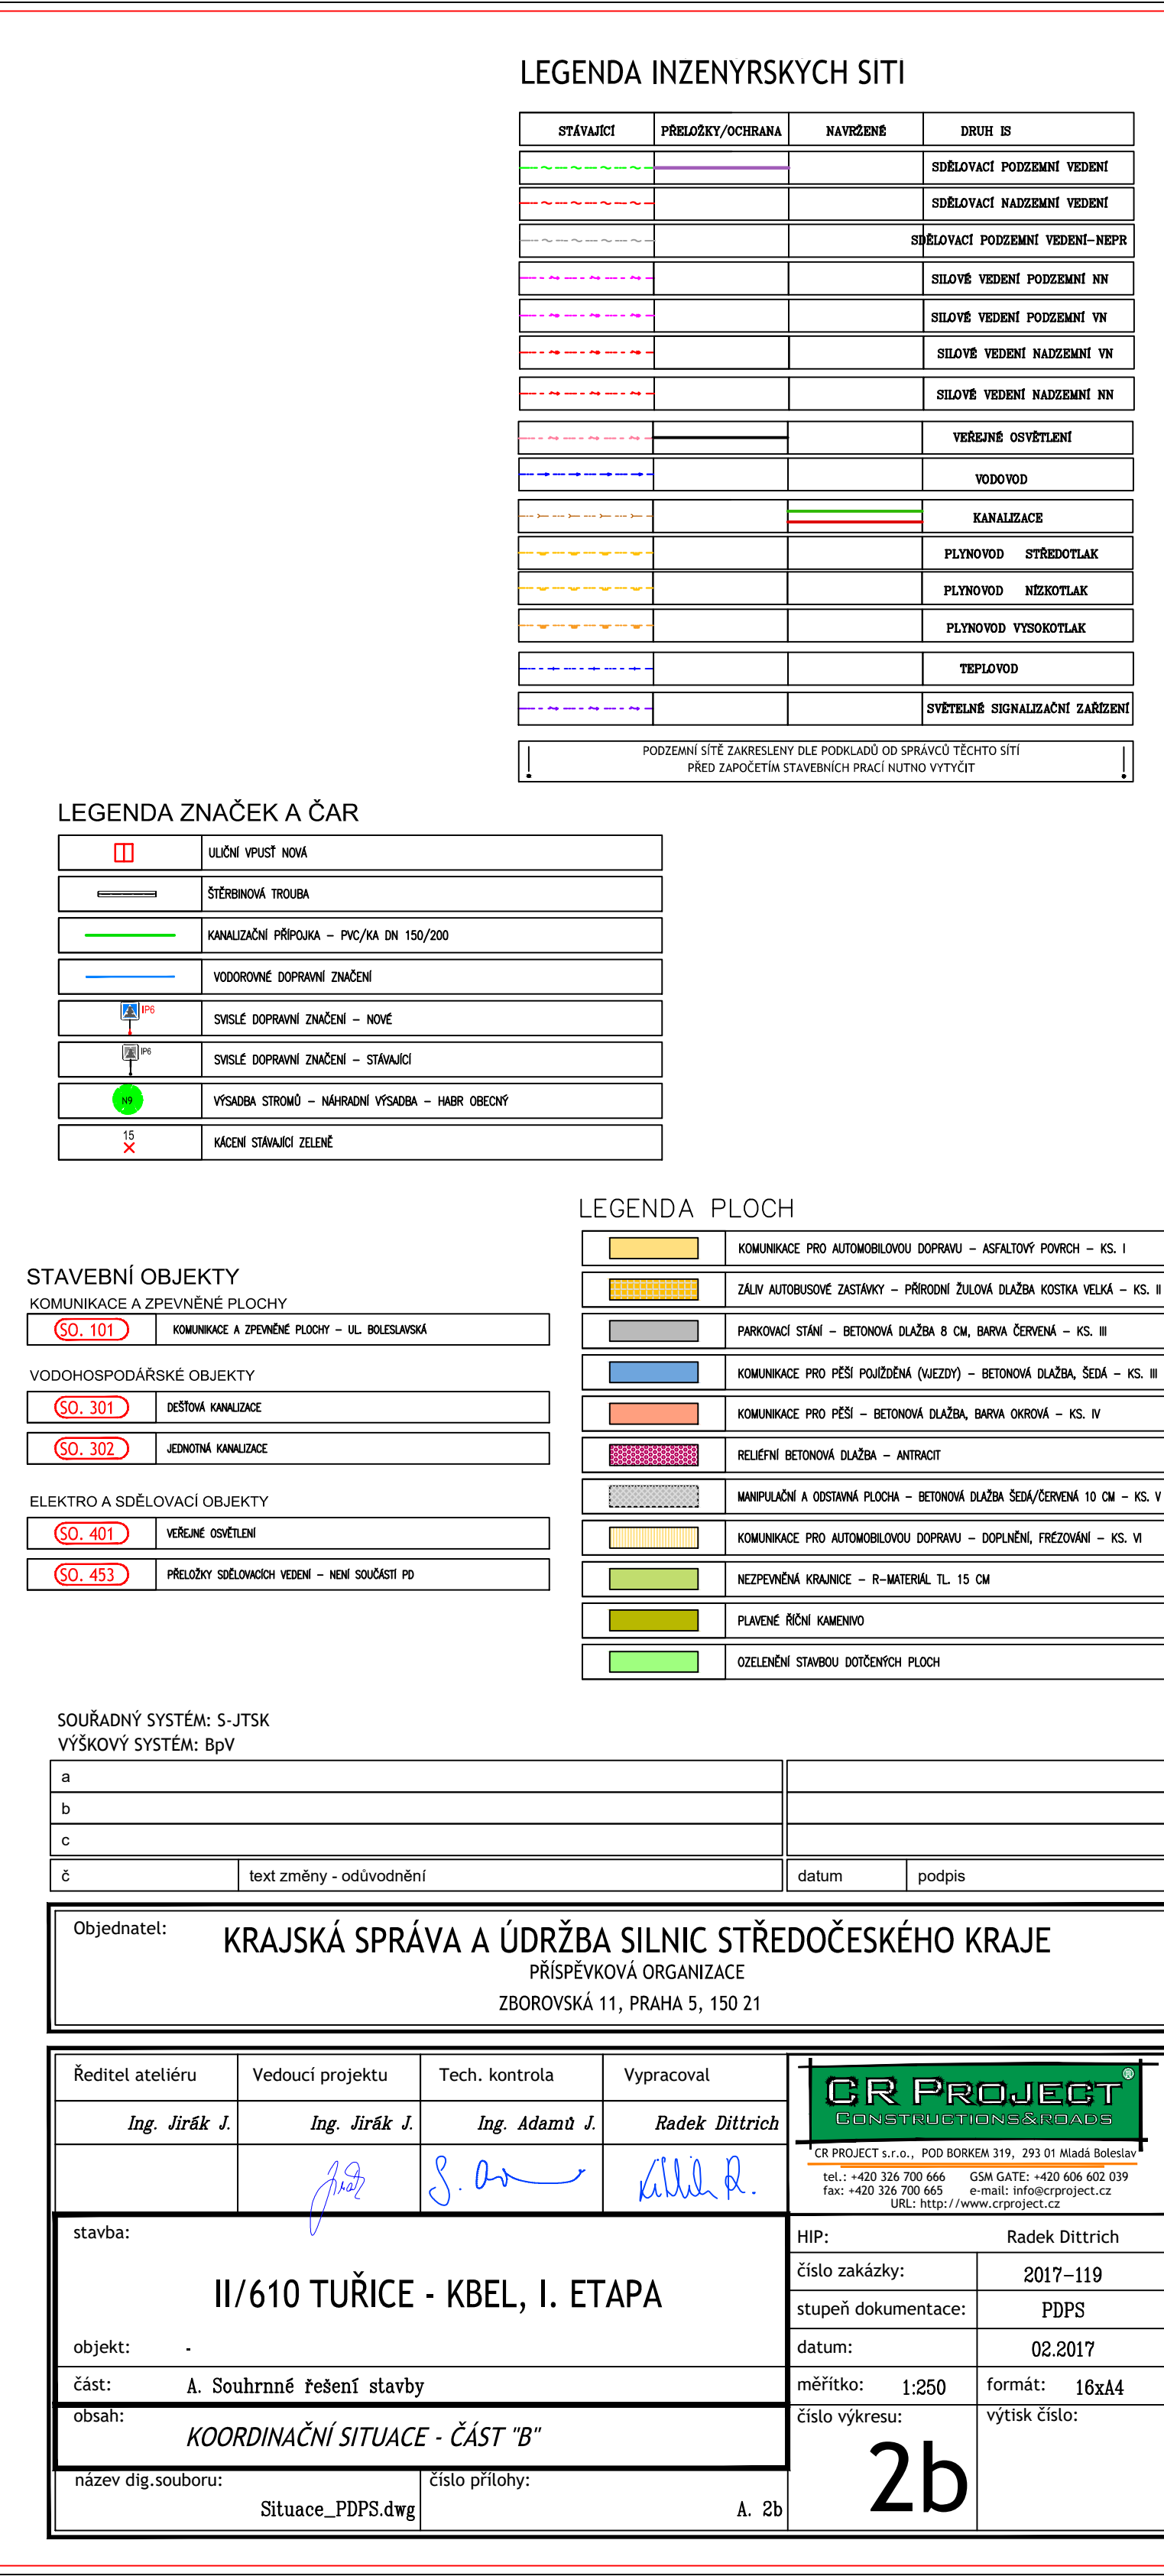

LEGENDA ZNAČEK A ČAR

	LEŽE VÝST. NOVÁ
	STĚBNÁ TRUBA
	KONKUZNÍ PRŮVAH - PIV/PA DN 150/200
	VODOVÝVNÍ SPRÁVNÍ ZNĚNÍ
	SKLEP SPRÁVNÍ ZNĚNÍ - NOVÉ
	SKLEP SPRÁVNÍ ZNĚNÍ - STÁRNUTÉ
	VÝSADA STROMŮ - NÁVRHVNÍ VÝSADA - HUBB OŘEŠNÍ
	KADNÍ STÁRNUTÍ ŽELEŽE

[illegible]

Objednatel: KRAJSKÁ SPRÁVA A ÚDRŽBA SILNIC STŘEDOČESKÉHO KRAJE PŘÍSPĚVKOVÁ ORGANIZACE ZBOROVSKÁ 11, PRAHA 5, 150 21					
Ředitel atelieru <i>Ing. Jirák J.</i>	Vedoucí projektu <i>Ing. Jirák J.</i>	Tech. kontrola <i>Ing. Adamo J.</i>	Vypracoval <i>Radek Dittrich</i>	 CR PROJECT s.r.o., CO BORKOV 119, 253 01 Mladá Boleslav tel.: +420 226 720 666 GSM: +420 906 902 039 e-mail: info@crproject.cz URL: http://www.crproject.cz	
stavba: II/101 TUŘICE - KBEL, I. ETAPA				HIP: Radek Dittrich	
objekt: -				číslo zakázky: 2017-119	
				stupeň dokumentace: PDPS	
				datum: 02.2017	
část: A. Souhrnné řešení stavby				měřítko: 1:250	formát: 16x44
obsah: KOORDINAČNÍ SITUACE - ČÁST "B"				číslo výkresu: 2b	výtisk číslo:
název dig. souboru: Situace_PDPS.dwg				číslo přílohy: A. 2b	